





LEGENDA DE INSTALAÇÕES	
	- Luminária embutir 4x16w c/ refletor em alumínio difusor acrílico leitoso.
	- Luminária Plafon com lâmpada LED
	- Luminária tipo Arandela com lâmpada LED
	- Tomada alta de 220V 10/20 A
	- Tomada altura média 220V 10/20 A
	- Tomada baixa 220 V, 10/20 A
	- Tomada alta h=2,20m
	- Tomada altura média h=1,20m
	- Tomada baixa h=0,30m
	- Tomada de piso
	- Tomada de teto
	- Interruptor de 1 seção
	- Interruptor de 2 seções
	- Interruptor de 3 seções
	- Quadro de luz sobreposto ou embutido na parede h= 1,50m
	- Compressor/Bomba de vácuo com motor elétrico
	- Tomada de dados
	- Tomada de telefonia
	- Campanha de emergência
	- Sinalizador visual no corredor

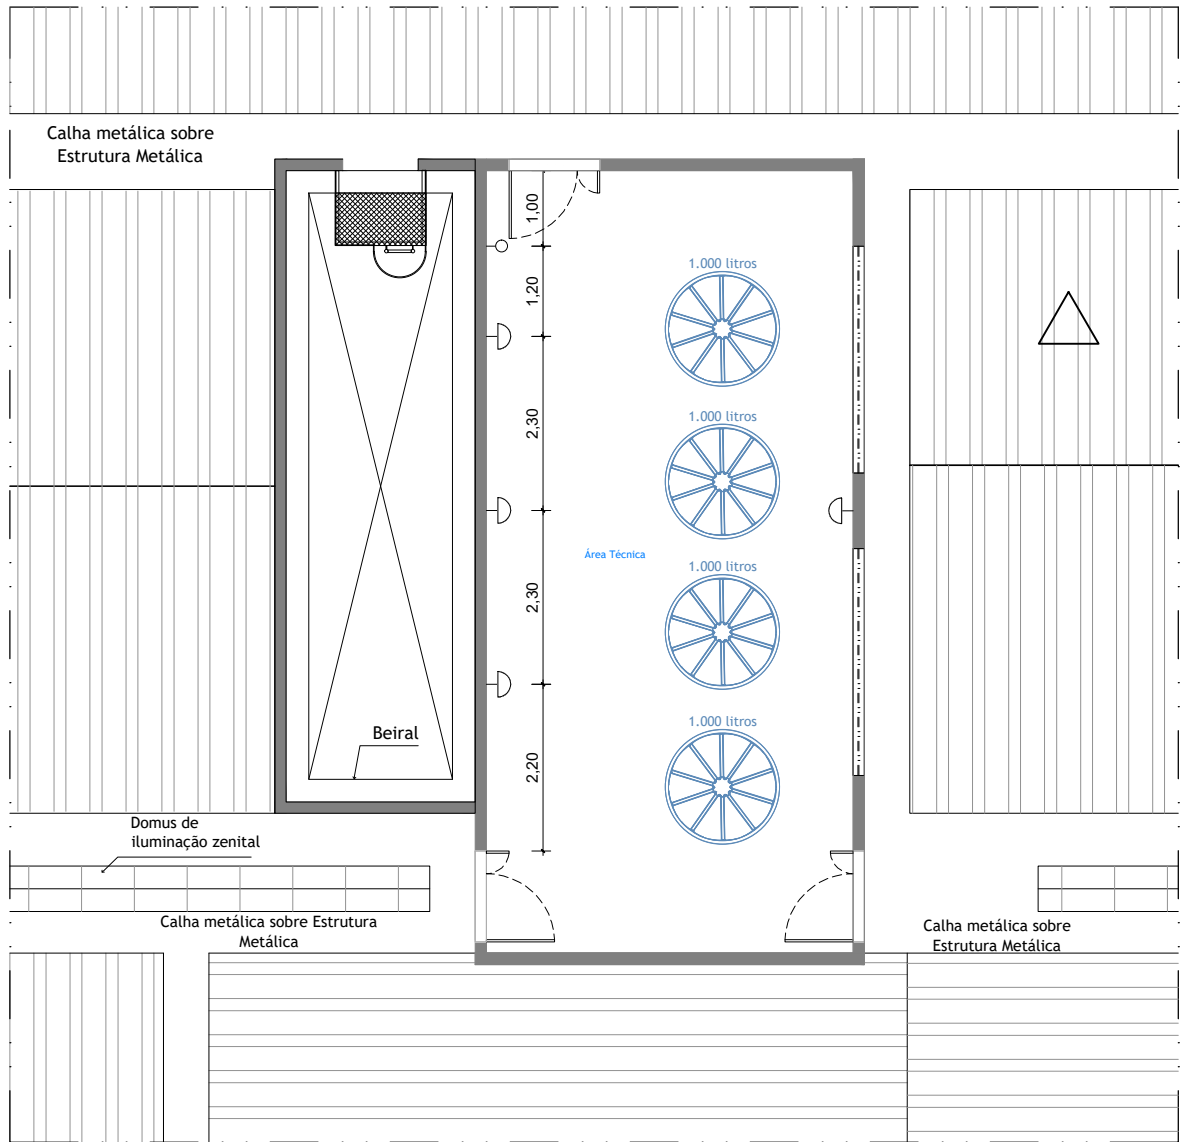

2 PLANTA BAIXA DA ÁREA TÉCNICA
ESQ. 1/100

P.M.M.				
02	07/12/2023	REVISÃO GERAL CONFORME SOLICITAÇÃO DO TRIBUNAL DE CONTAS DO ESTADO DO RIO DE JANEIRO.	KARINA BRAGA	
01	15/03/2023	REVISÃO GERAL PARA ATENDER AS SOLICITAÇÕES DA SUP. DE ATENÇÃO BÁSICA E SECRETARIA DE SAÚDE.	KARINA BRAGA	
00	30/11/2022	EMIÇÃO INICIAL.	KARINA BRAGA	
REV	DATA	DESCRIÇÃO	AUTOR	

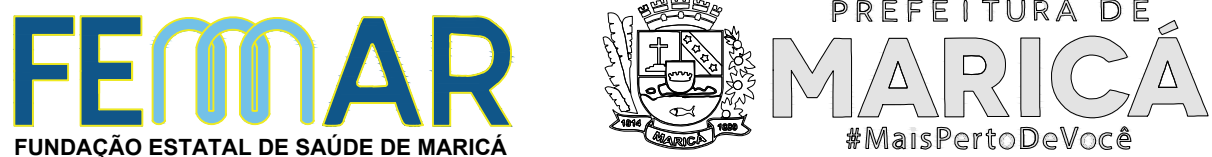

	PRANCHA 08-12	ESCALA 1/100
	DESENHO Planta de Iluminação	DATA 30/11/2022

ENDEREÇO -

PROJETO PROJETO BÁSICO DA USF TIPO B

GERÊNCIA DE PROJETO KARINA BRAGA Matr. 3.300.032	DIRETOR ADMINISTRATIVO DANIEL FERREIRA SUPER. DE INFRAESTRUTURA ALESSANDRA RANGEL Matr. 3.300.020	EQUIPE SAMIRA LOPES Matr. 3.300.203
--	---	---