


2 PLANTA BAIXA DA ÁREA TÉCNICA
EBC 1700

- LEGENDA DE INSTALAÇÕES**
- Luminária embutir 4x16w c/ refletor em alumínio difusor acrílico leitoso.
 - Luminária Plafon com lâmpada LED
 - Luminária tipo Arandela com lâmpada LED
 - Tomada alta de 220V 10/20 A
 - Tomada altura média 220V 10/20 A
 - Tomada baixa 220 V, 10/20 A
 - Tomada alta h=2,20m
 - Tomada altura média h=1,20m
 - Tomada baixa h=0,30m
 - Tomada de piso
 - Tomada de teto
 - Interruptor de 1 seção
 - Interruptor de 2 seções
 - Interruptor de 3 seções
 - Quadro de luz sobreposto ou embutido na parede h= 1,50m
 - Compressor/Bomba de vácuo com motor elétrico
 - Tomada de dados
 - Tomada de telefonia
 - Campanha de emergência
 - Sinalizador visual no corredor

P.M.M.			
02	07/12/2023	REVISÃO GERAL CONFORME SOLICITAÇÃO DO TRIBUNAL DE CONTAS DO ESTADO DO RIO DE JANEIRO.	KARINA BRAGA
01	15/03/2023	REVISÃO GERAL PARA ATENDER AS SOLICITAÇÕES DA SUP. DE ATENÇÃO BÁSICA E SECRETARIA DE SAÚDE.	KARINA BRAGA
00	30/11/2022	EMIÇÃO INICIAL.	KARINA BRAGA
REV	DATA	DESCRIÇÃO	AUTOR

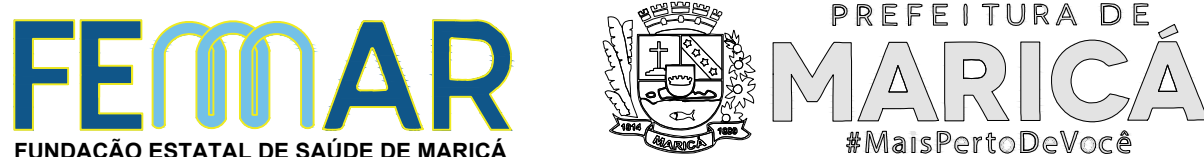

	PRANCHA 08-12	ESCALA 1/100
	DESENHO Planta de Iluminação	DATA 30/11/2022

ENDEREÇO		
-		
PROJETO		
PROJETO BÁSICO DA USF TIPO C		
GERÊNCIA DE PROJETO KARINA BRAGA Matr. 3.300.032	DIRETOR ADMINISTRATIVO DANIEL FERREIRA SUPER. DE INFRAESTRUTURA ALESSANDRA RANGEL Matr. 3.300.020	EQUIPE SAMIRA LOPES Matr. 3.300.203