


2 PLANTA BAIXA DA ÁREA TÉCNICA  
ESC: 1/100

LEGENDA DE INSTALAÇÕES

- Luminária embutir 4x16w c/ refletor em alumínio difusor acrílico leitoso.
- Luminária Plafon com lâmpada LED
- Luminária tipo Arandela com lâmpada LED
- Tomada alta de 220V 10/20 A
- Tomada altura média 220V 10/20 A
- Tomada baixa 220 V, 10/20 A
- Tomada alta h=2,20m
- Tomada altura média h=1,20m
- Tomada baixa h=0,30m
- Tomada de piso
- Tomada de teto
- Interruptor de 1 seção
- Interruptor de 2 seções
- Interruptor de 3 seções
- Quadro de luz sobreposto ou embutido na parede h= 1,50m
- Compressor/Bomba de vácuo com motor elétrico
- Tomada de dados
- Tomada de telefonia
- Campanha de emergência
- Sinalizador visual no corredor

P.M.M.			
02	07/12/2023	REVISÃO GERAL CONFORME SOLICITAÇÃO DO TRIBUNAL DE CONTAS DO ESTADO DO RIO DE JANEIRO.	KARINA BRAGA
01	15/03/2023	REVISÃO GERAL PARA ATENDER AS SOLICITAÇÕES DA SUP. DE ATENÇÃO BÁSICA E SECRETARIA DE SAÚDE.	KARINA BRAGA
00	30/11/2022	EMISSION INICIAL.	KARINA BRAGA
REV	DATA	DESCRIÇÃO	AUTOR

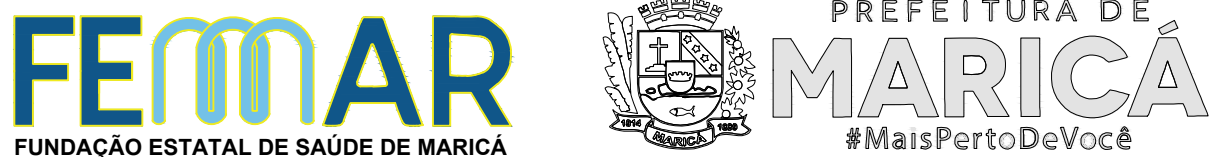

	PRANCHA 09-12	ESCALA 1/100
	DESENHO Planta de Tomadas	DATA 30/11/2022

ENDEREÇO		
-		
PROJETO		
PROJETO BÁSICO DA USF TIPO C		
GERÊNCIA DE PROJETO KARINA BRAGA Matr. 3.300.032	DIRETOR ADMINISTRATIVO DANIEL FERREIRA SUPER. DE INFRAESTRUTURA ALESSANDRA RANGEL Matr. 3.300.020	EQUIPE SAMIRA LOPES Matr. 3.300.203