


1 PLANTA BAIXA - TIPO I  
1:100

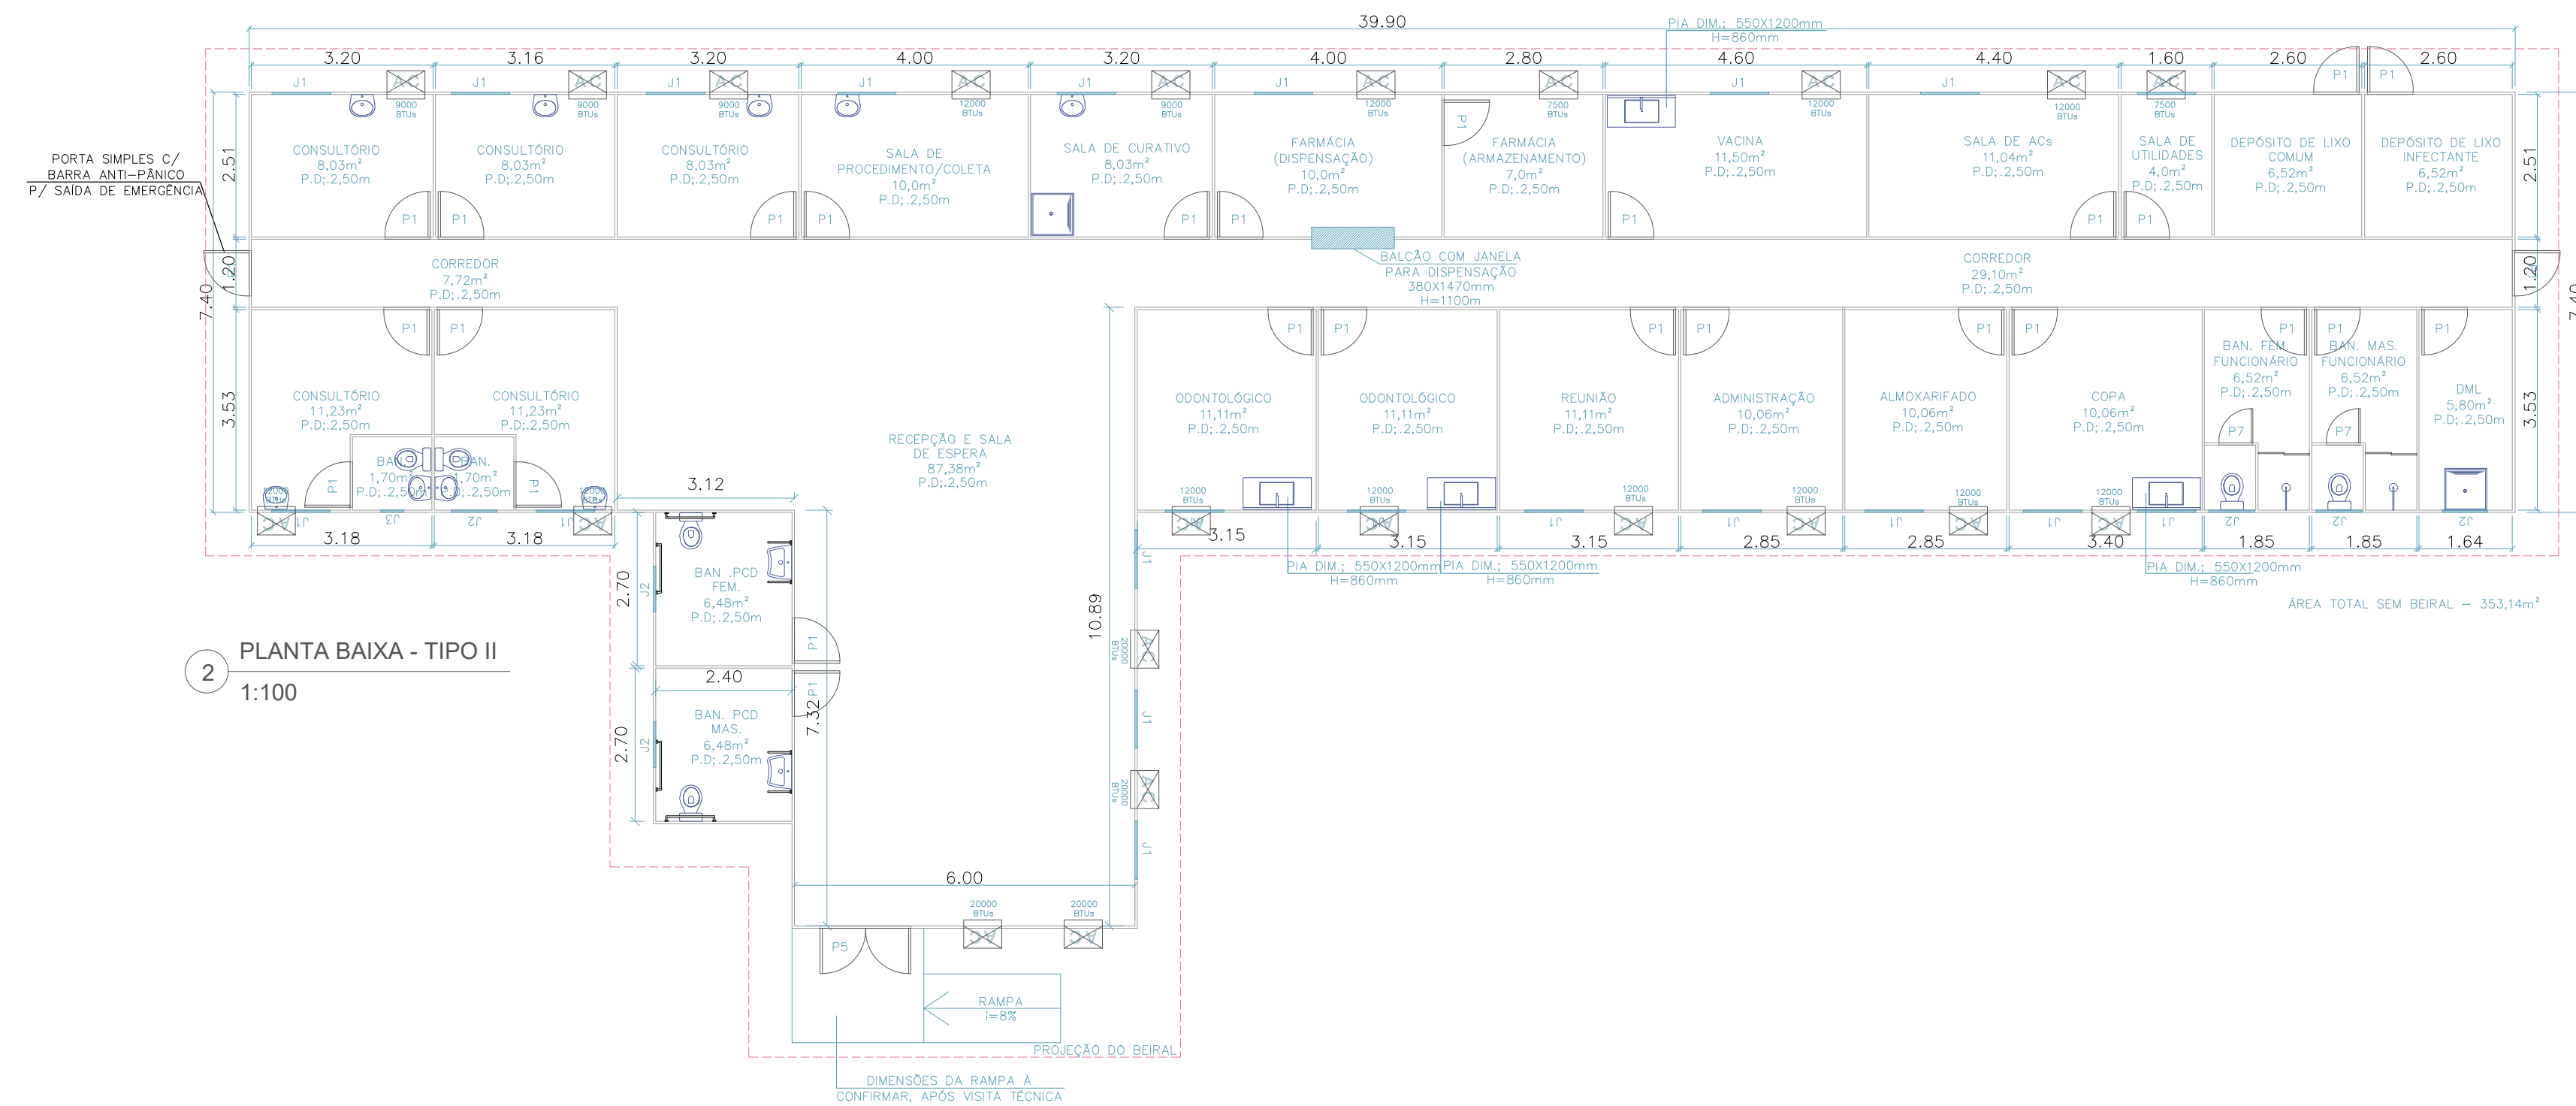

2 PLANTA BAIXA - TIPO II  
1:100

P.M.M.			
REV	DATA	DESCRIÇÃO	AUTOR
02	30/04/2024	REVISÃO GERAL DO PROJETO DE ARQUITETURA	THAIS BRAGANÇA
01	09/04/2024	AJUSTE NO LAYOUT E INCLUSÃO DO QUANTITATIVO DE BTUs DOS APARELHOS DE AR CONDICIONADO.	KARINA BRAGA
00	12/03/2024	EMISSÃO INICIAL.	KARINA BRAGA



	PRANCHA 01/01	ESCALA 1/100
	DESENHO Planta Baixa TIPO I e TIPO II	DATA 04/2024

ENDEREÇO  
-

PROJETO

MÓDULOS HABITACIONAIS EM CONTAINER

GERÊNCIA DE PROJETO  KARINA BRAGA Matr. 3.300.032 CAU BR A22428 - 6	DIRETOR ADMINISTRATIVO DANIEL FERREIRA SUPER. DE INFRAESTRUTURA ALESSANDRA RANGEL Matr. 3.300.020	EQUIPE  THAIS BRAGANÇA Matr. 3.300.045 CAU BR A280884-6
---	---	---